


PROVINCIA DI BIELLA
COMUNE DI BIELLA

OGGETTO
 Sistema di smaltimento di fumo e calore d'emergenza a servizio del fabbricato di proprietà Arpa Piemonte all'interno del comprensorio "Città studi di Biella"
- PROGETTO DEFINITIVO -

DOCUMENTO
 PROSPETTI E SEZIONI

PROPRIETA'

 Arpa Piemonte
 Via Pio VII, 9
 10135 TORINO

PROGETTAZIONE E DIREZIONE LAVORI
 Arch. CRISTINA GAIOTTO
 Arpa Piemonte

PROGETTISTA IMPANTI
 Ing. FANTO SERENO
 Via C. Colombo 4, 10 - 10128 TORINO
 tel. 011/8180133
 e-mail: studio.sereno@imanti.it


RUP Dottor Mauro PORTA - Arpa Piemonte

FILE PD (deposito-archivio) R00.dwg



REV.	MODIFICHE	DATA	CAUSA	VERIF.	F.S.
6					
5					
4					
3					
2					
1					
0	Prv. deposito lavori	14/11/2018	CAUS.	VERIF.	F.S.

TAVOLA
4


PLANIMETRIA GENERALE - scala 1:1000 -

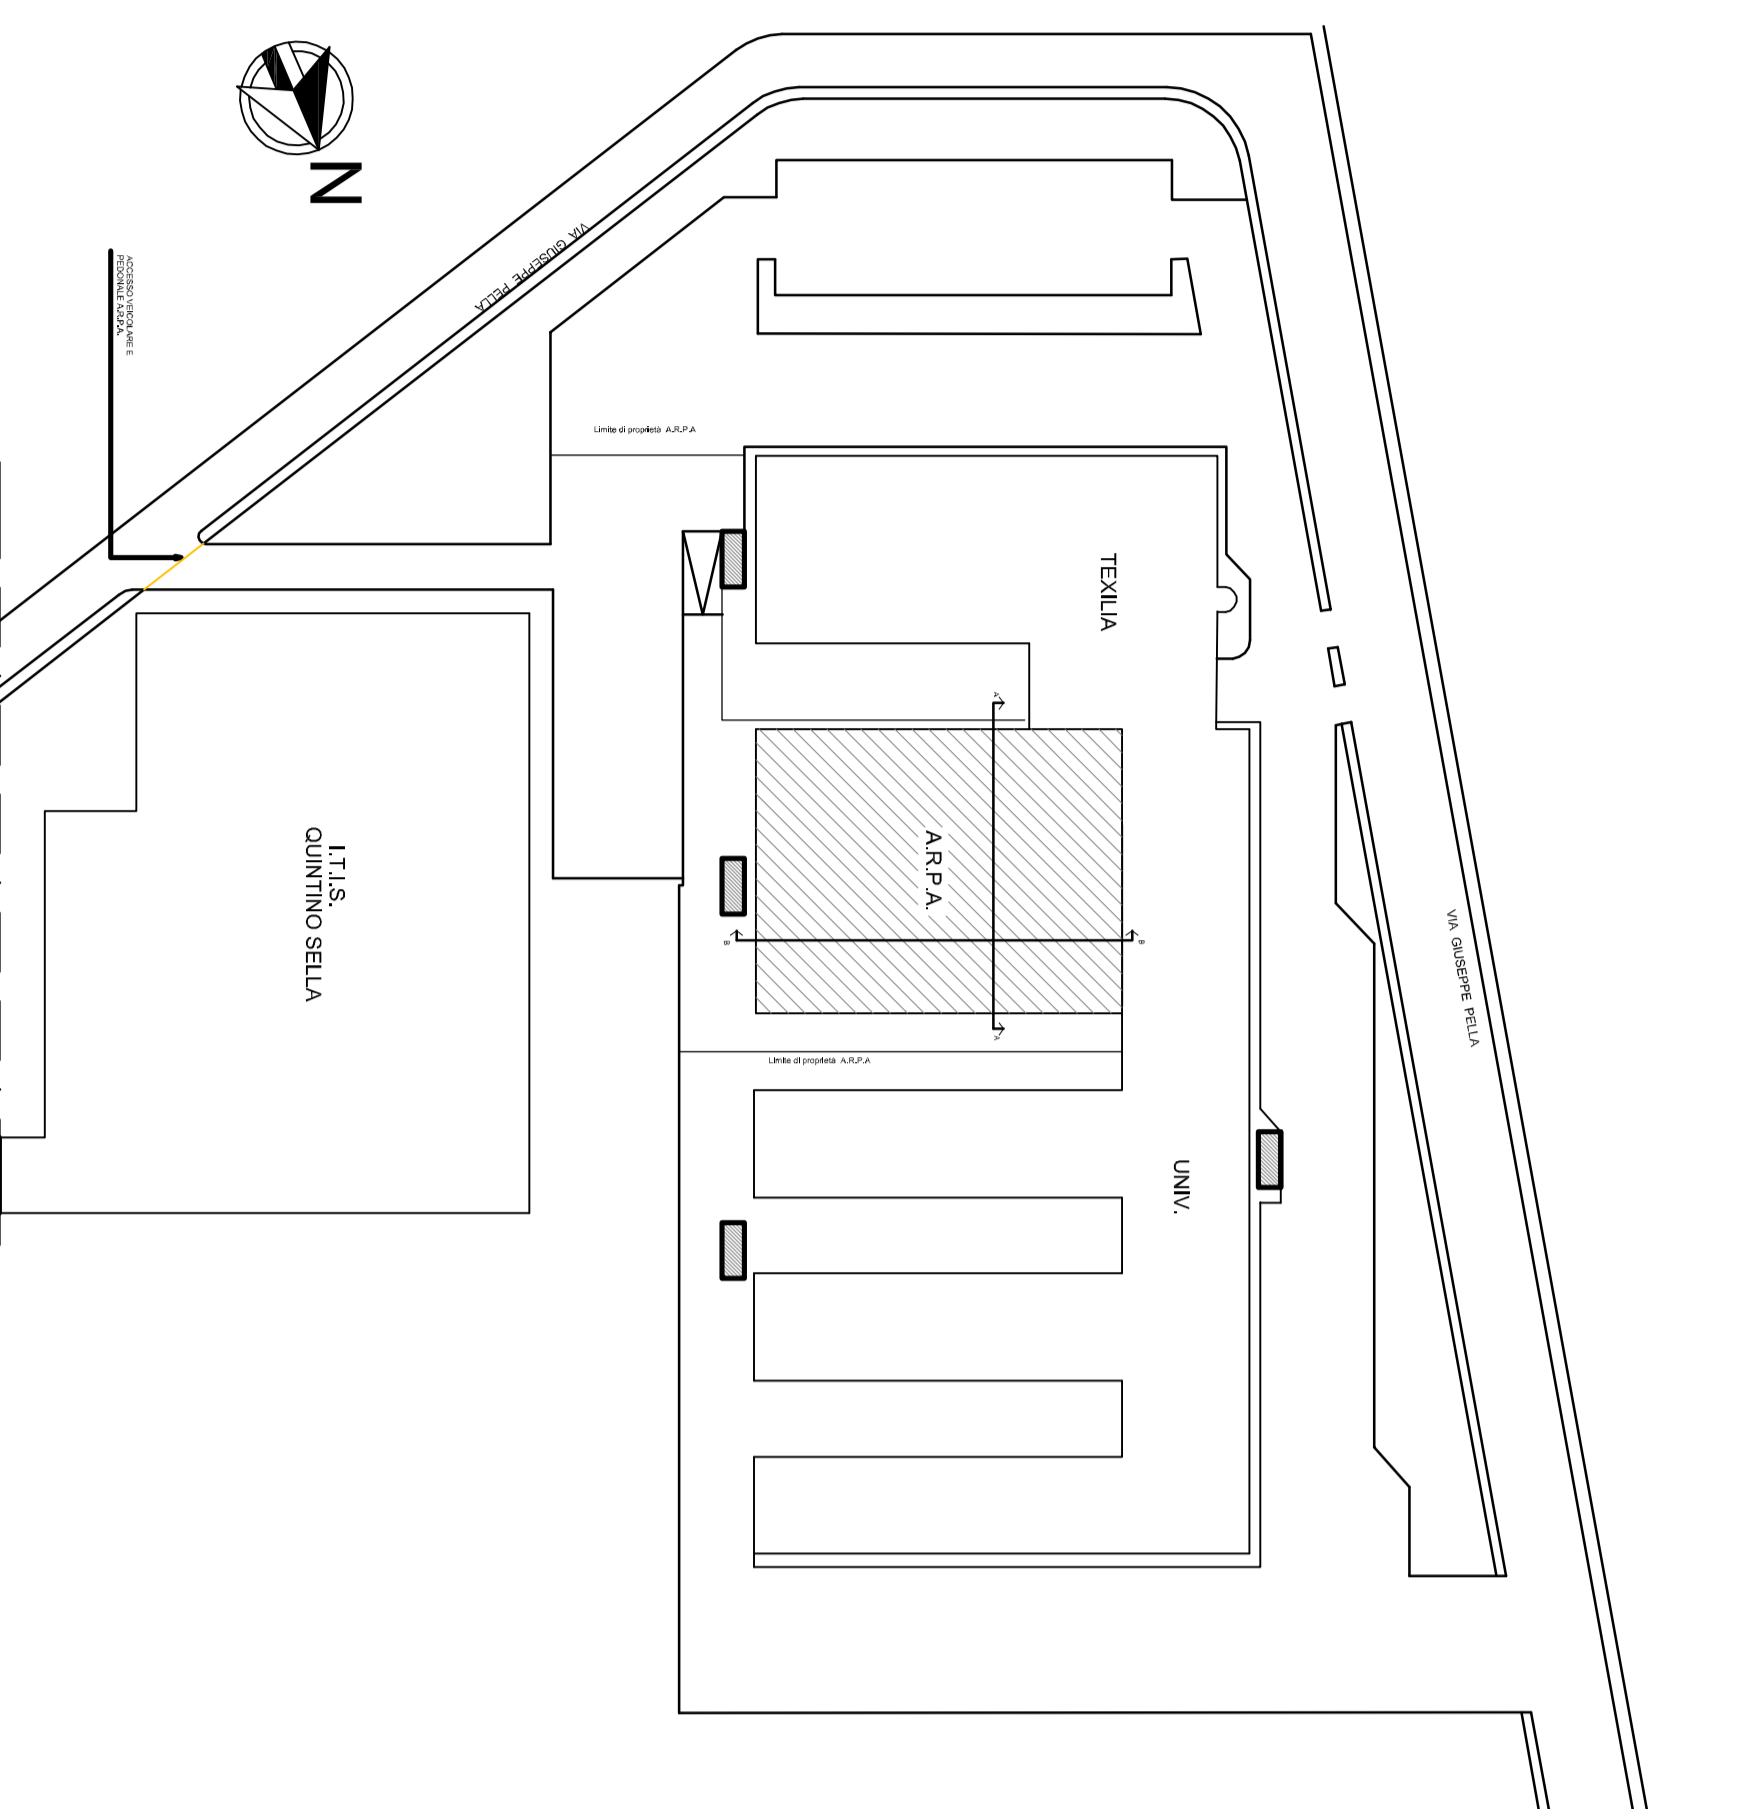

LEGENDA

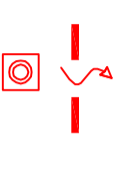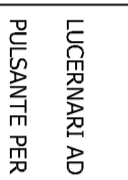	LUCERNARI AD AZIONATA AUTOMATICA ASSISTITI AD INALZANTI PER AZIONATA ESTERNA AD ASSISTENZA
	INALZANTI PER AZIONATA ESTERNA AD ASSISTENZA

PIANTA PIANO TERRA - scala 1:100 -

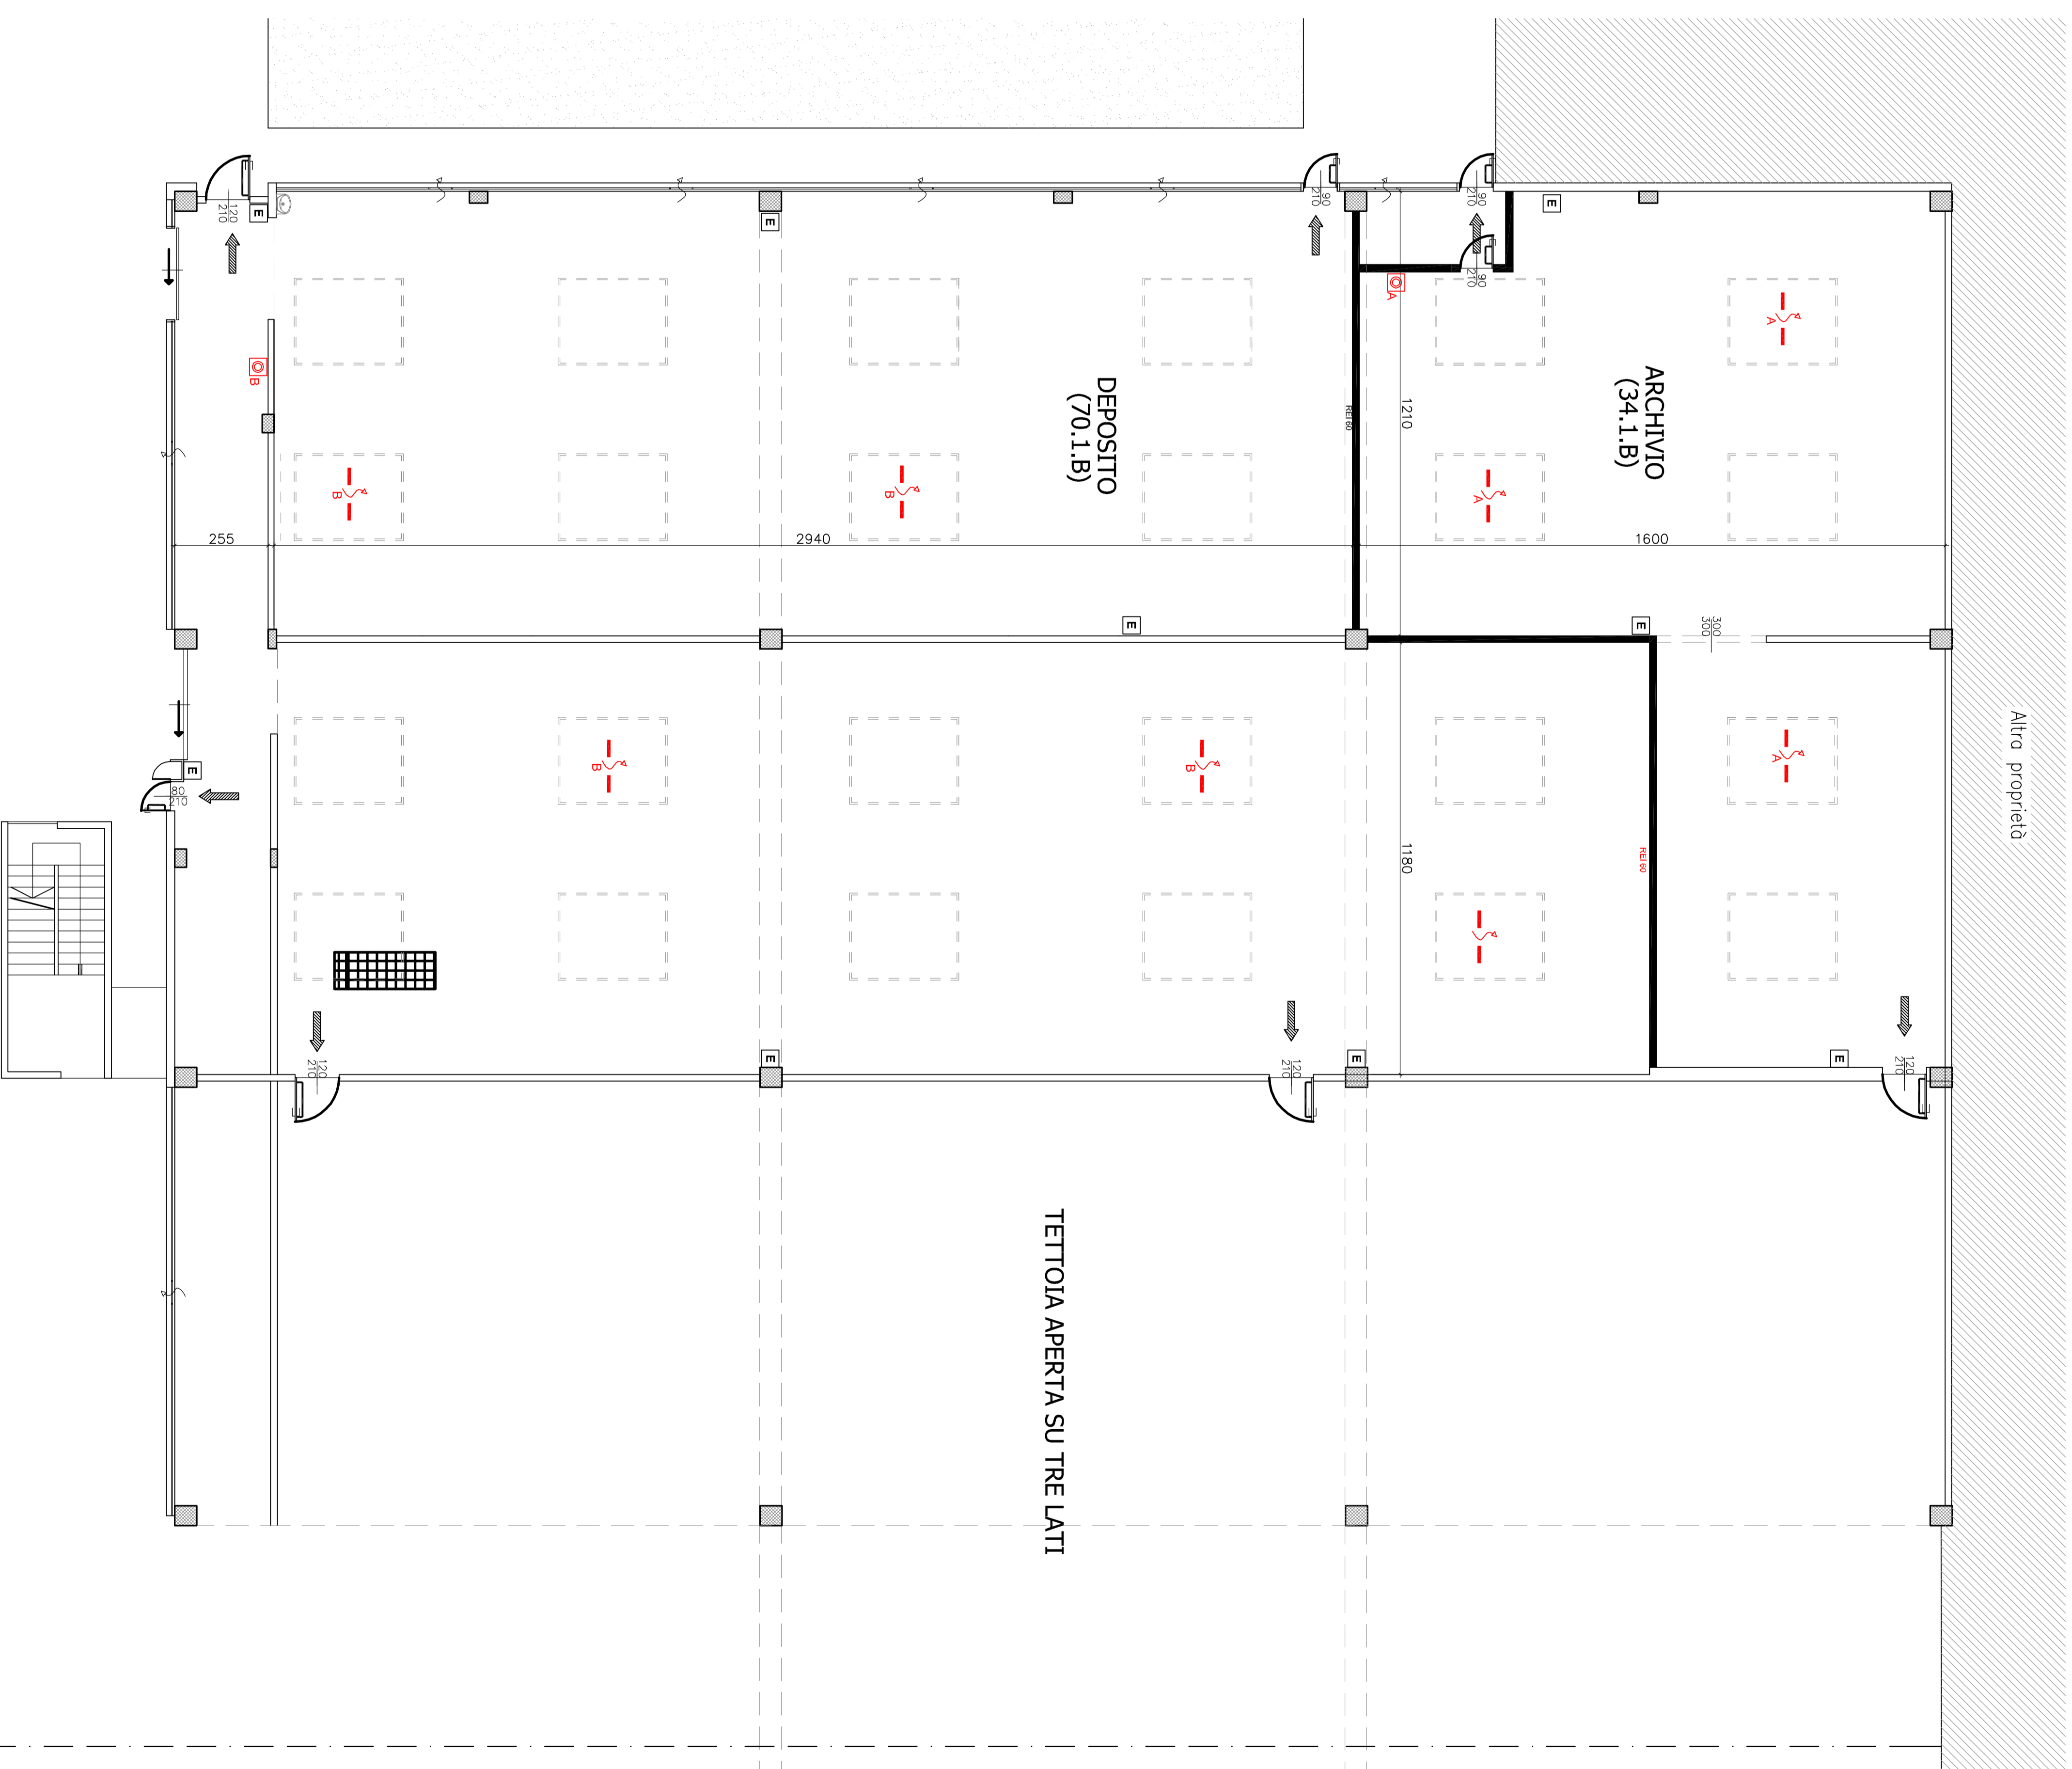

SEZIONE AA' - scala 1:100 -

